

**MAPA ZASADNICZA**  
do celów projektowych

skala 1 : 500

województwo: wielkopolskie  
powiat: pilski  
jednostka ewidencyjna 301901\_1 Pila  
obręb: 0015  
działka 339  
ul. ppłk. Aleksandra Kity  
ukł. współrz. prost. płaskich 2000/6  
ukł. wysokości Kronsztadt  
godło mapy: 6.194.10.14.3.4

Służebności gruntowych nie badano


DZ: 5885/2013  
KERG: 72-416/2013

wykonał:

**USŁUGI GEODEZYJNE**  
mgr inż. Antoni Wasilowski  
ul. Żelazna 112  
P-5-05024878 NIP 76-4-169-82-7

Starosta Piłski  
Powiatowy Ośrodek Dokumentacji  
Geodezyjnej i Kartograficznej w Pile  
ul. Żelazna 112  
50-100 Pila  
P-5-05024878 NIP 76-4-169-82-7  
22-46/2013

	X	Y
1	5892050,92	6417327,92
2	5892042,71	6417372,62
3	5892052,48	6417374,41
4	5892048,74	6417393,83

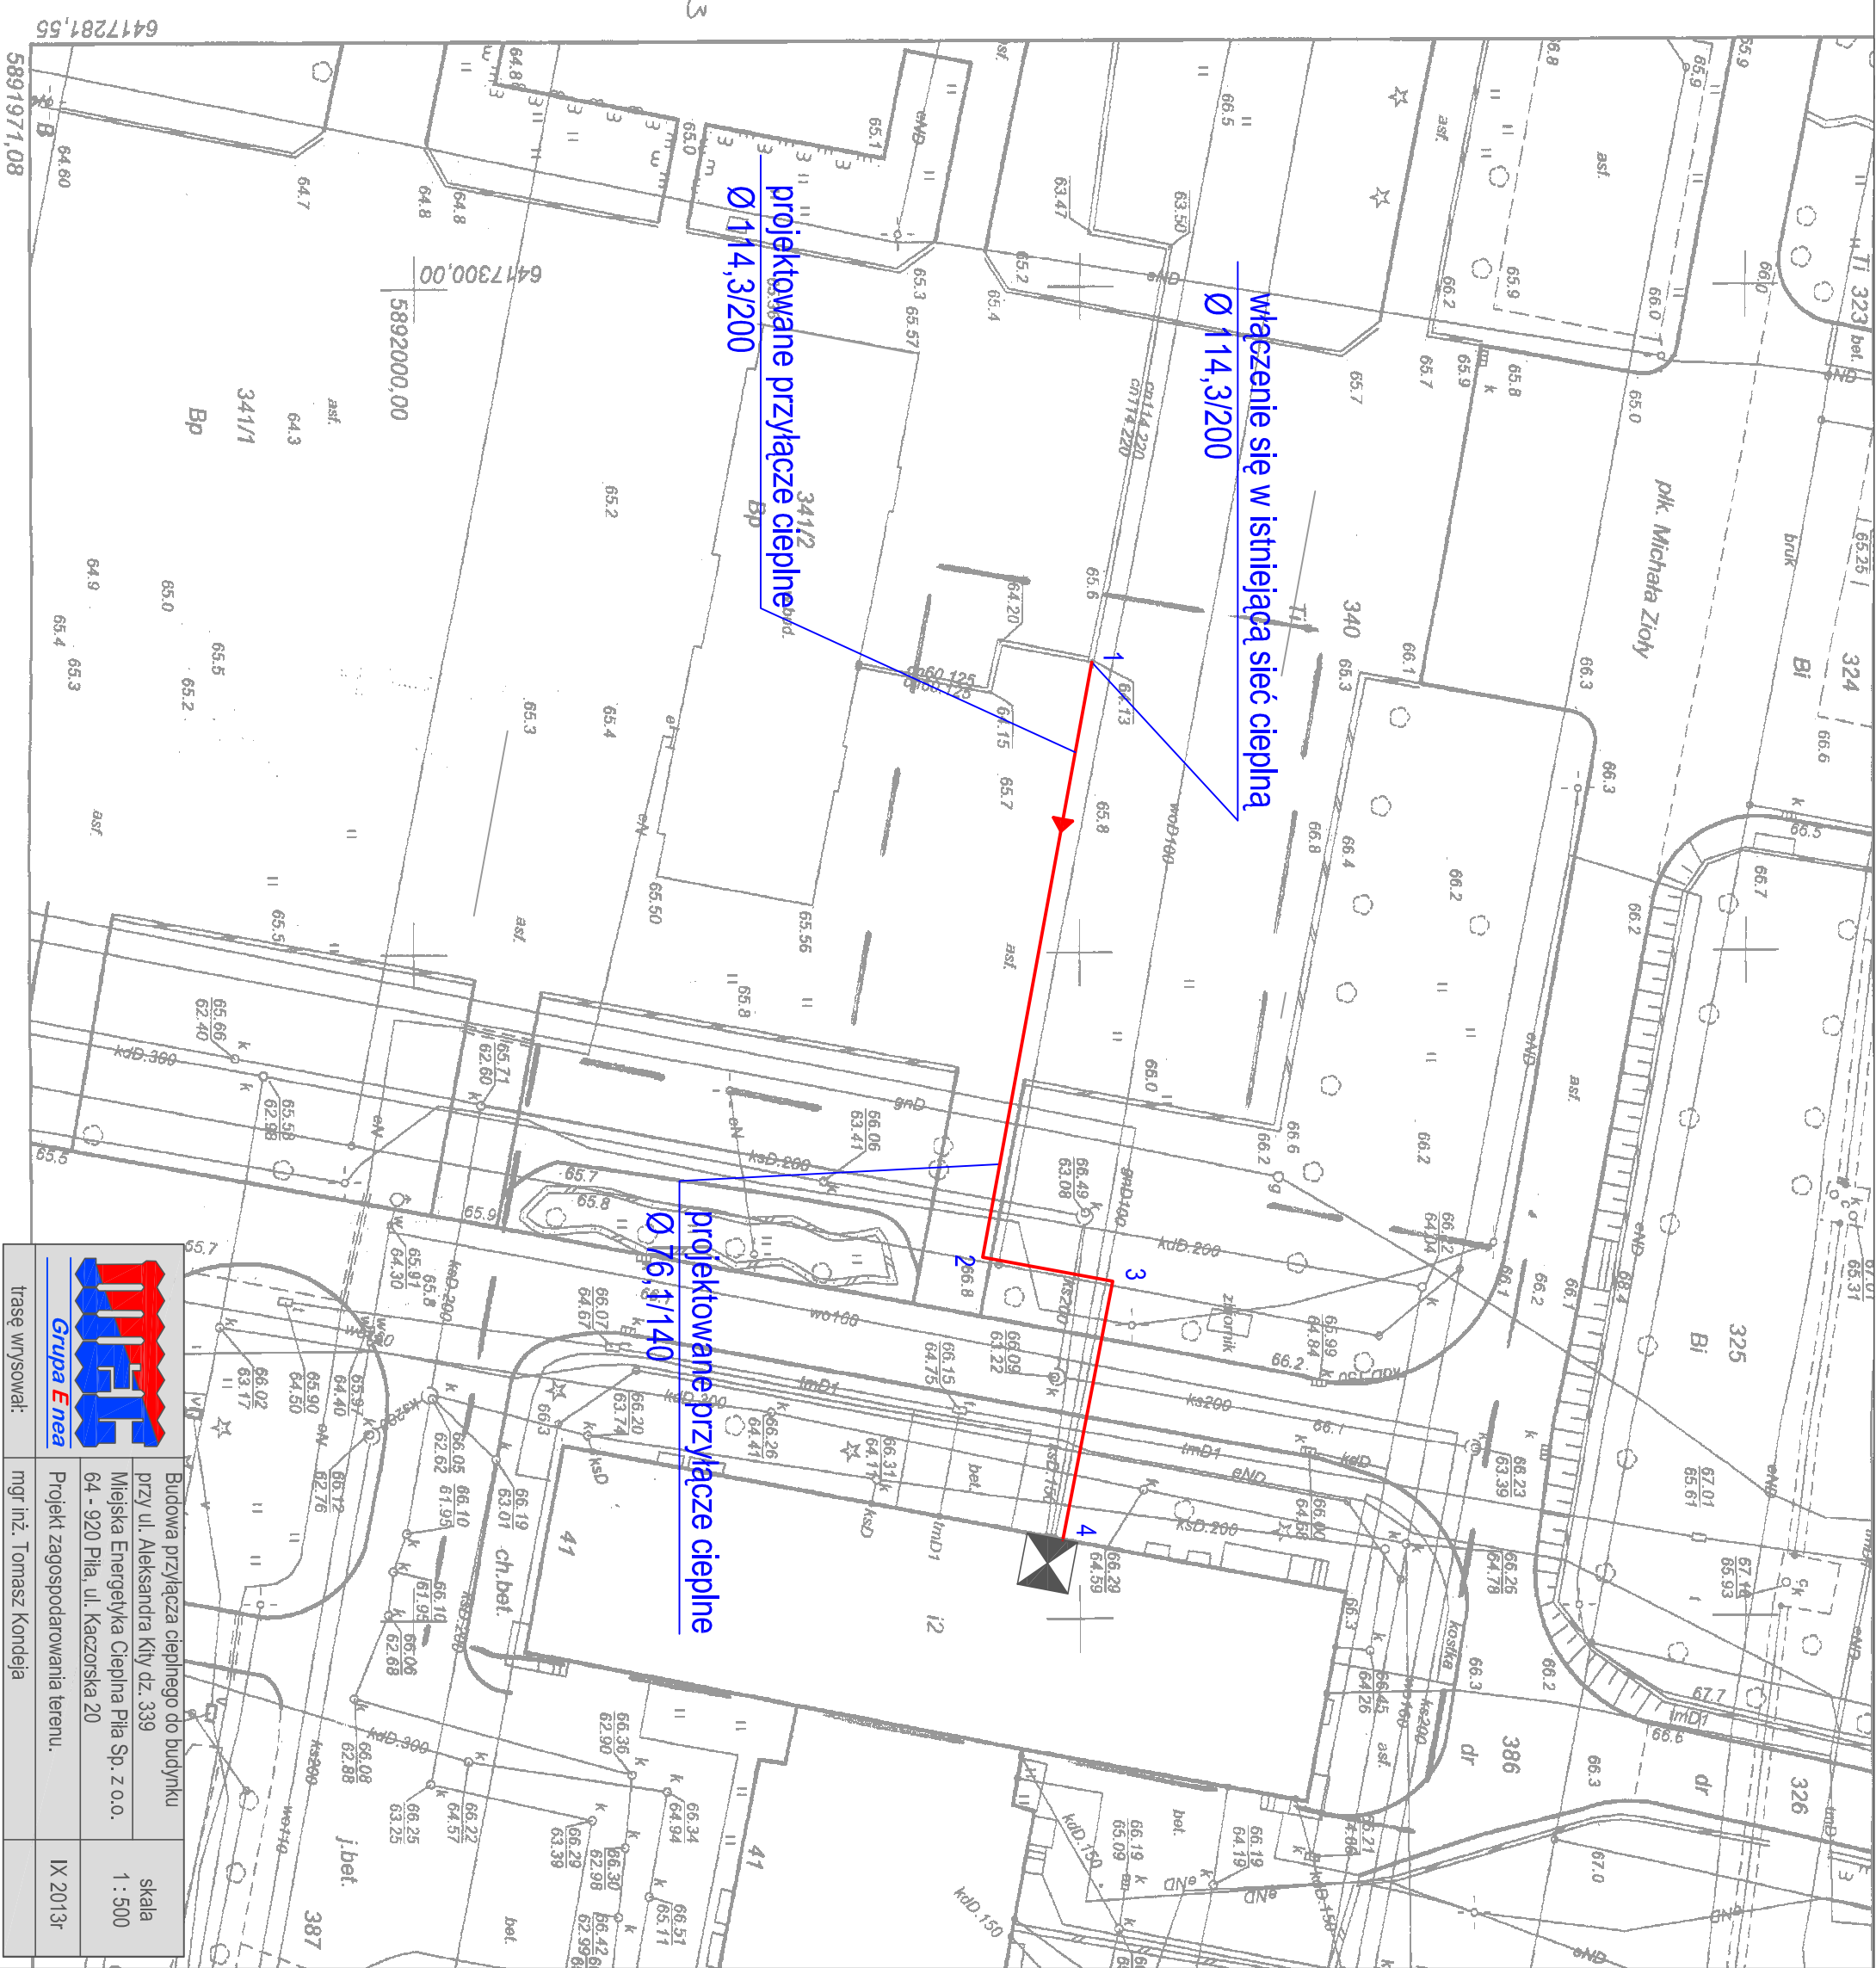


**WEI**  
Grupa Enea


trasy wyspowiał:

mgr inż. Tomasz Kondęja

Budowa przyłącza ciepłego do budynku przy ul. Aleksandra Kity dz. 339  
Miejska Energetyka Ciepła Pila Sp. z o.o.  
64 - 920 Pila, ul. Kaczorska 20  
Projekt zagospodarowania terenu.

 skala 1 : 500  
IX 2013r

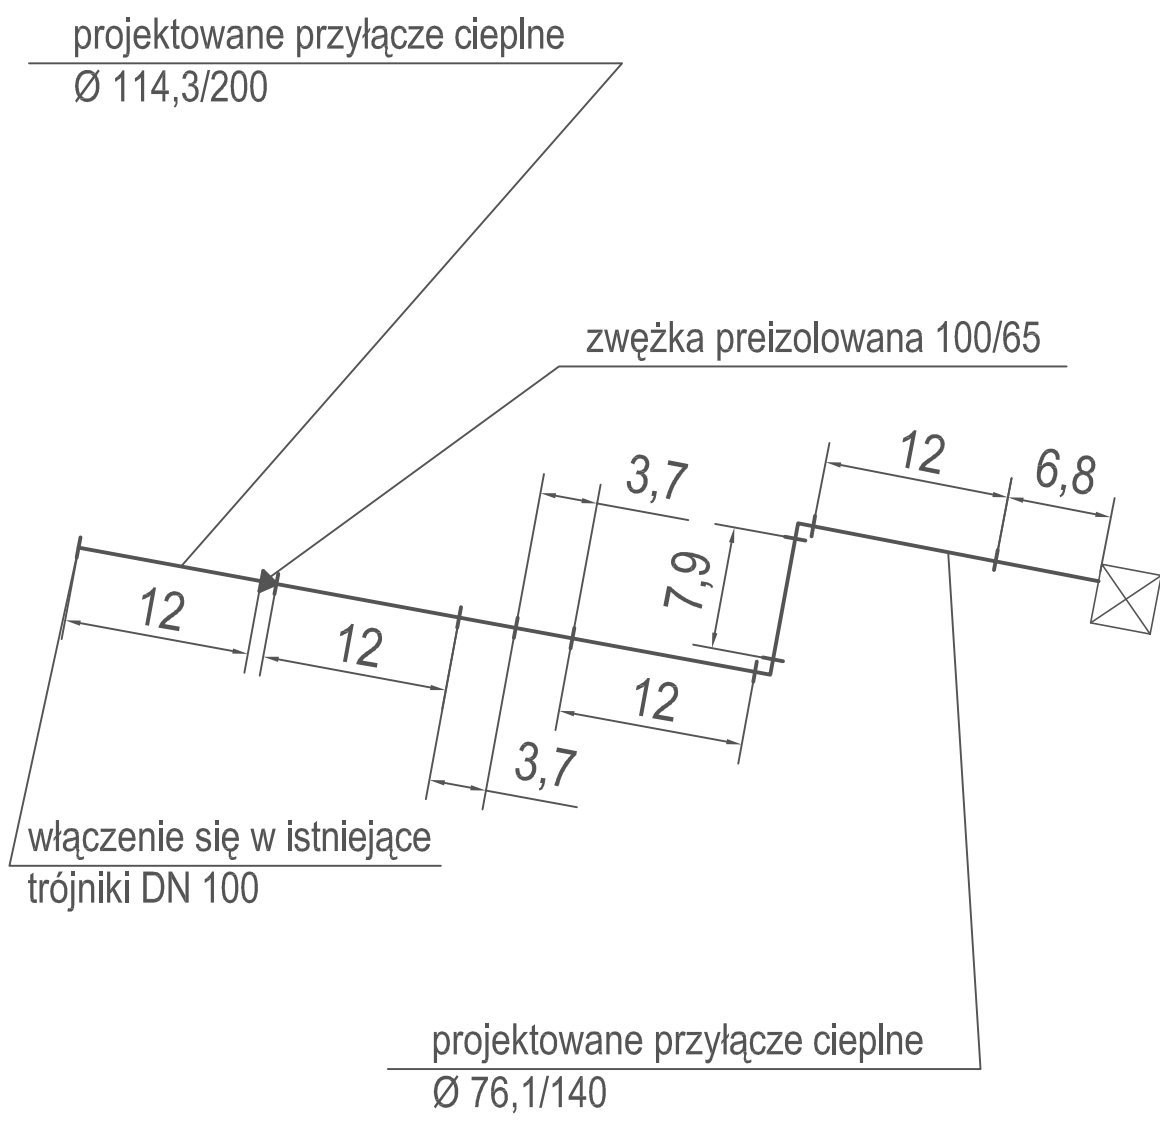

 <b>Grupa Enea</b>	Budowa przyłącza ciepłego do budynku przy ul. Aleksandra Kity dz. 339	skala 1 : 500
	Miejska Energetyka Ciepna Piła Sp. z o.o. 64 - 920 Piła, ul. Kaczorska 20	
	Schemat montażowy	X 2013r
trasę wysował:	mgr inż. Tomasz Kondeja	

**ZESTAWIENIE ELEMENTÓW SIECI**

Lp.	Wyszczególnienie	Jedn.	Ilość
1	Rura preizolowana L = 12 m $\varnothing$ 114,3/200 mm, R-100/200	szt.	<b>2</b>
2	Rura preizolowana L = 12 m $\varnothing$ 76,1/140 mm, R-65/140	szt.	<b>10</b>
3	Kolano $\varnothing$ 76,1/140mm, kąt 90°, ramię A=1,0m, B=1,0m, K-65/90	szt.	<b>4</b>
4	Zespół złącza NTU 200 - mufa M200DKW	kpl.	<b>4</b>
5	Zespół złącza NTU 140 - mufa M140DKW	kpl.	<b>18</b>
6	Zwężka preizolowana Z-100/65	szt.	<b>2</b>
7	Zakończenie izolacji – rękaw termokurczliwy END-CAP E-140	szt.	<b>2</b>
8	Pierścień gumowy P-140	szt.	<b>4</b>
9	Złączka zaciskowa S-4	szt.	<b>40</b>
10	Podkładka dystansowa drutu H-19	szt.	<b>40</b>
11	Maty kompensacyjne 1000x250x40mm	szt.	<b>10</b>
12	Taśma ostrzegawcza MEC Piła (dostarcza Zamawiający)	rolka	<b>2</b>

Materiały inne:

1. Zawory odcinające, spawalne DN 65 – 2szt.